


현장사무소 평면도(1/2)

S = 1/80

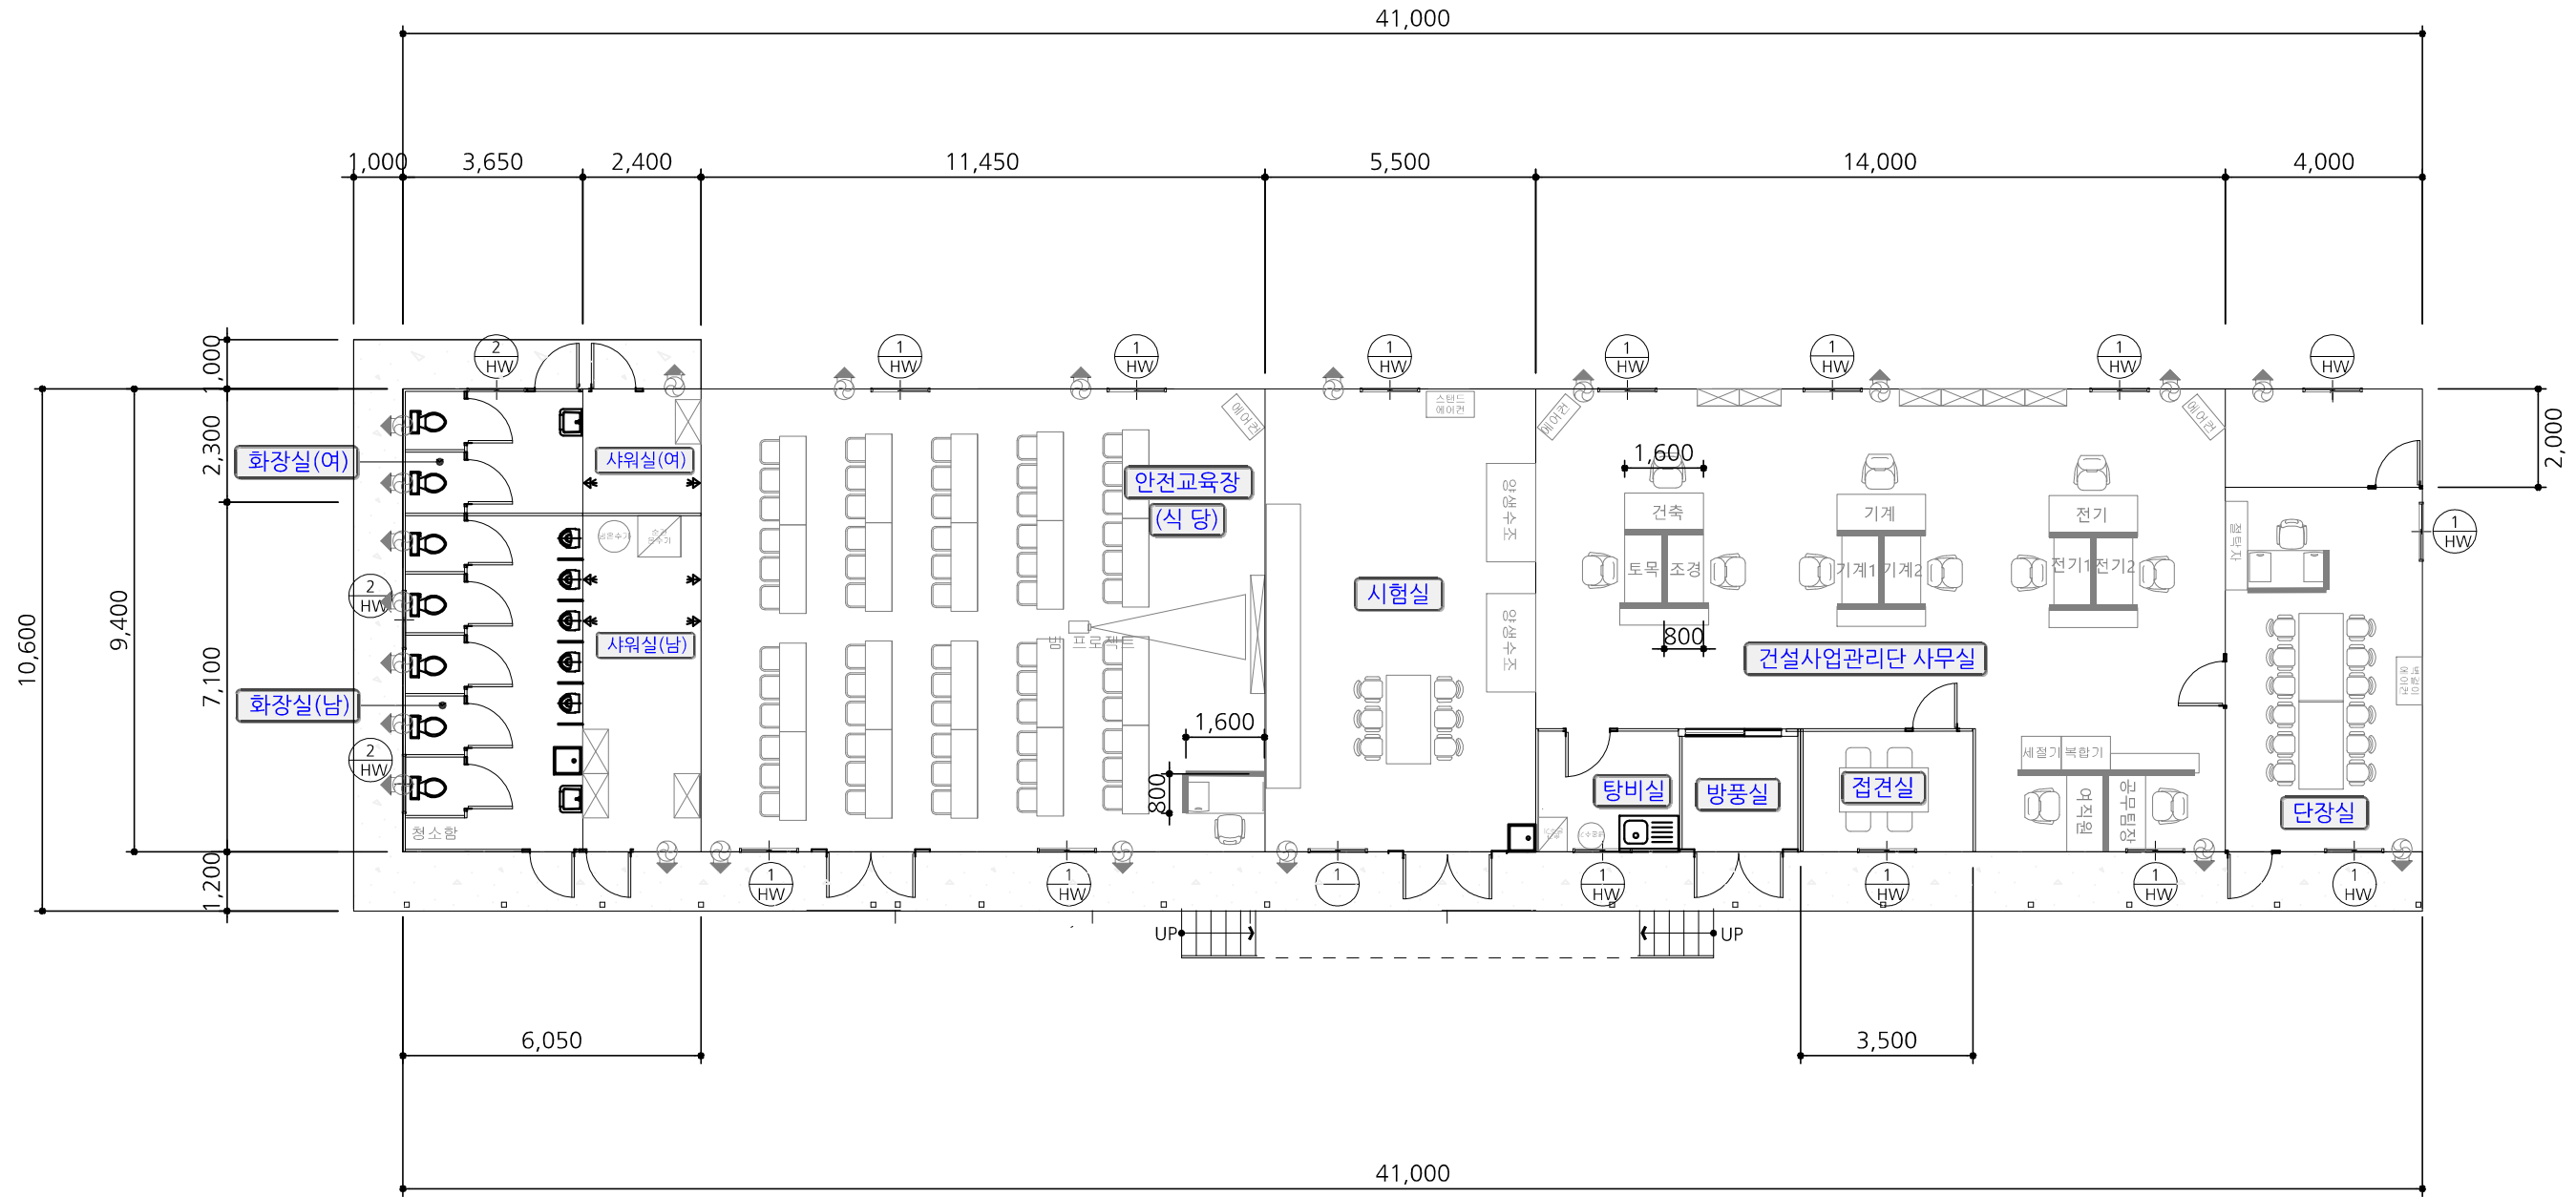

1층 평면도

S = 1/80

면적표

실명	면적(m ²)	비고
단장실	37.60	
건설사업관리단 사무실	131.60	
소계	169.20	
안전교육장(식당)	107.63	
시험실	51.70	
탈의실/샤워실	22.56	
화장실(남,여)	34.31	
소계	216.20	
합계	385.40	

범례표


기호	P / F (조립식)	비고
HW-1	WINDOW:1200xH:900	
HW-2	WINDOW:1200xH:450	
	환기 FAN	
특기사항	트러스	SPEN - 11.4 B형
	지붕판	S/D (EPS) : 50T
	천정판	S/D (EPS) : 50T
	와이어 방충망, 화장실(큐비클)	
	바닥합판 2겹시공	
기초	THK300 무근콘크리트(화장실~주방)	
	THK200 무근콘크리트(감리단사무실~시험실)	

사업명 (Proj. Title)	제천시 소각시설 증설공사 기본(우선실시)설계		
발주자 (Client)	제천시		
분야명 (Const. Title)	건축분야		
도면명 (Dwg. Title)	현장사무소 평면도(1/3)	Dwg. No JC-A-003	Scale 1/80



현장사무소 평면도(2/2)

S = 1/80

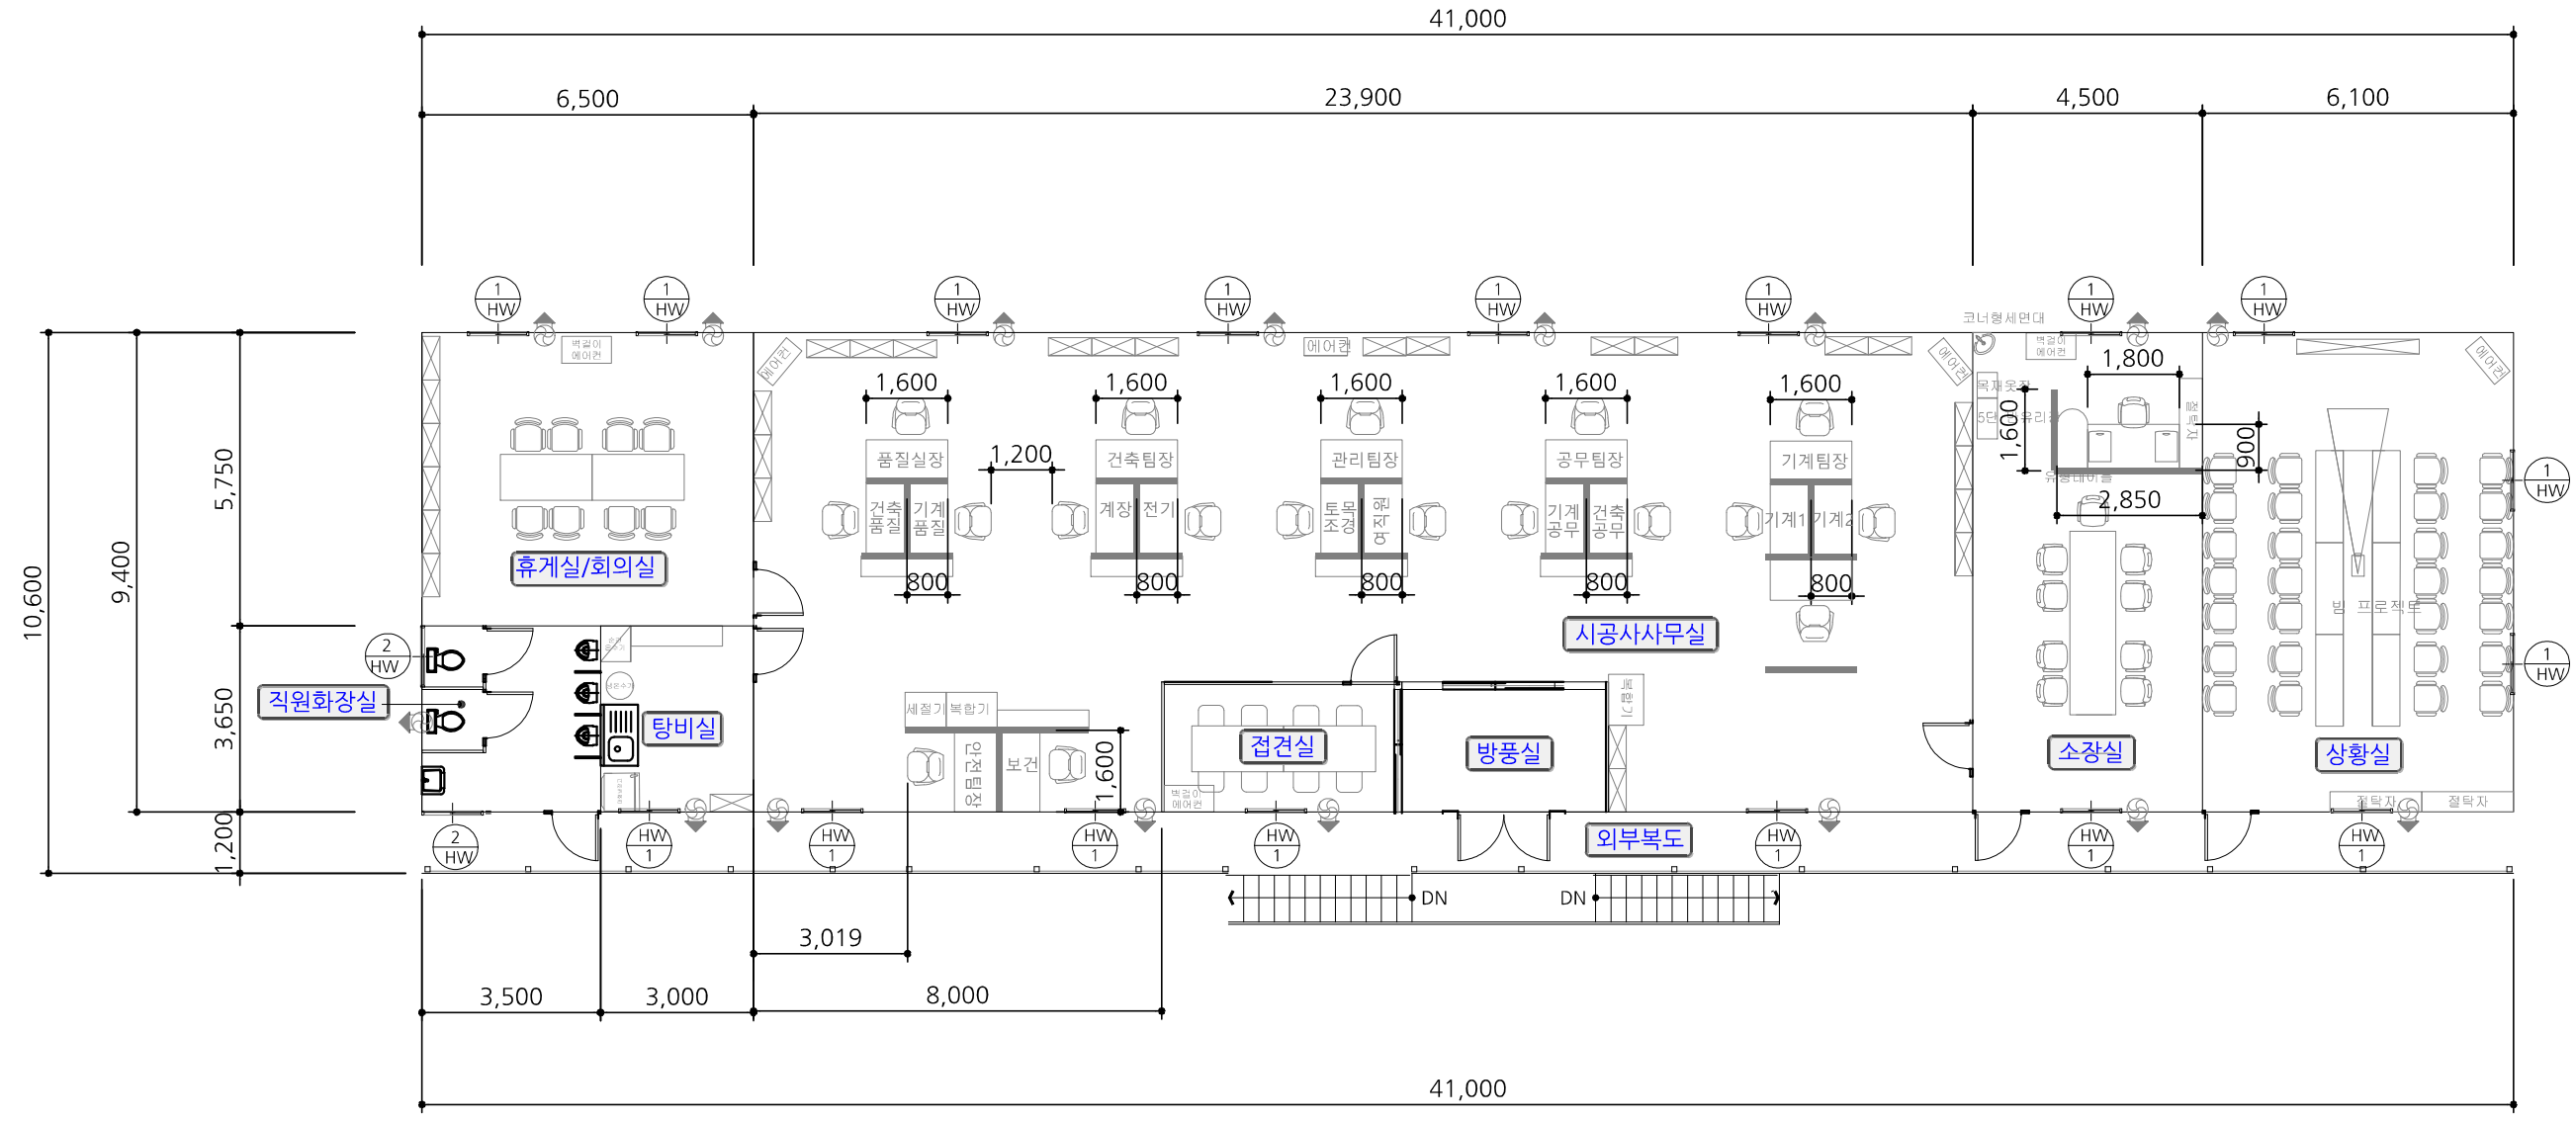

2층 평면도

S = 1/80

실명	면적(m ²)	비고
소장실	42.30	
사무실	224.11	
소계	266.41	
상황실	57.34	
휴게실/회의실	37.375	
접견실	11.5	
직원화장실	12.775	
소계	118.99	
합계	385.40	

기호	P/F (조립식)	비고
HW-1	WINDOW:1200xH:900	
HW-2	WINDOW:1200xH:450	
	환기 FAN	
특기사항	트러스	SPEN - 11.4 B형
	지붕판	S/D (EPS) : 50T
	천정판	S/D (EPS) : 50T
	와이어 방충망, 화장실(큐비클)	
	바닥합판 2겹시공	

사업명 (Proj. Title)	제천시 소각시설 증설공사 기본 (우선 실시) 설계		
발주자 (Client)	제천시		
분야명 (Const. Title)	건축분야		
도면명 (Dwg. Title)	현장사무소 평면도(2/3)	Dwg. No JC-A-004	Scale 1/80